



Comando Provinciale dei Vigili del Fuoco di Ascoli Piceno

SISTEMAZIONE A SEDE UNIVERSITARIA EX SEDE GEOMETRI

Edificio di proprietà comunale sito a Fermo in via Brunforte n°4

**AGGIORNAMENTO DEGLI AFFOLLAMENTI
VERIFICA DELLE VIE DI ESODO**



Parere di conformità sul progetto per il rilascio del C.P.I. (Art. 2 D.P.R. 12.01.1998 n. 37 e art. 1 D.M. 4.05.1998)

D.S.G.E - Divisione Sviluppo e Gestione Edilizia

OGGETTO DEL DISEGNO		TAV. N.
PIANTA PIANO SOTTOSTRADA		4
DATA GENNAIO 2017	Il Responsabile Ing. Enrico Mugianesi	Il Tecnico Ing. Cristian Cellini
AGGIOR. n.		
SCALA 1/100		

Proprietà riservata a termini di legge, vietata la riproduzione anche parziale e l'uso non autorizzato

CISTERNA MONOBLOCCO COMPLETA DI VANO TECNICO E GRUPPO ANTINCENDIO UNI 9490

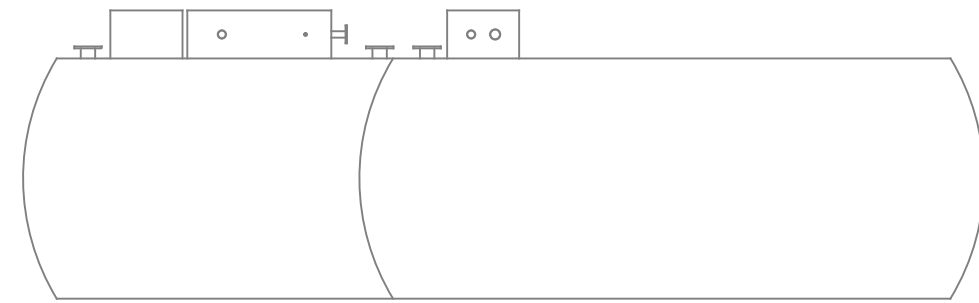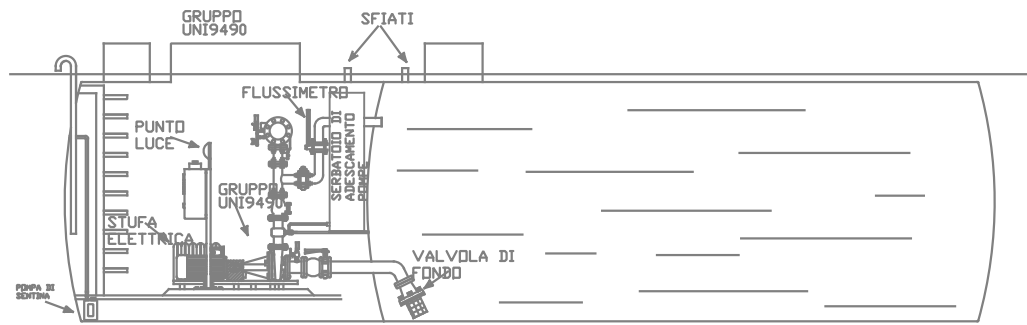

CALCOLO AFFOLLAMENTO

Laboratorio informatica Specialistica	Studenti 14 Docenti 1	15
Laboratorio informatica Comune	Studenti 30 Docenti 1	31
Ufficio n. 1	Dipendenti 1	
Ufficio n. 2	Dipendenti 1	
Ufficio n. 3	Dipendenti 1	
Ufficio n. 4	Operatori ing. 2	
Ufficio n. 5	Operatori ing. 8	
totale occupanti		59


USCITE di SICUREZZA

- Uscita di Sicurezza n. 1 - larghezza 1.20 ml.
- Uscita di Sicurezza n. 2 - larghezza 1.20 ml.
- Uscita di Sicurezza n. 3 - larghezza 1.20 ml.
- Uscita di Sicurezza n. 4 - larghezza 1.20 ml.
- Uscita di Sicurezza n. 5 - larghezza 1.20 ml.

CATEGORIA	SIMBOLO FIGURATO	DEFINIZIONE	CATEGORIA	SIMBOLO FIGURATO	DEFINIZIONE
ELEMENTI COSTRUTTIVI E RELATIVE APERTURE		Porta resistente al fuoco	SISTEMI ANTINCENDIO IDRICI		Naso Idrante a muro con tubazione flessibile e lancia Idrante sottosuolo Idrante sopraelevato
DISTANZIAMENTI		Distacco di sicurezza esterno Distacco di sicurezza interno Distacco di protezione	NOTA: Dove essere indicata accanto al simbolo il diametro delle bocche ed il numero se multiplo.		
SISTEMI DI VIE D'USCITA		PERCORSO DI USCITA: verso l'alto orizzontale verso il basso	SISTEMI DI SEGNALAZIONE		Impianto di allarme Impianto automatico di rivelazione d'incendio
ESTINTORI		Estintore portatile Estintore carrucolato	IMPIANTI FISSI DI ESTINZIONE		Ad attivazione automatica Ad attivazione manuale

LABORATORIO INFORMATICA SPECIALISTICA
Studenti 14
Docenti 1/15

LABORATORIO INFORMATICA COMUNE
Studenti 30
Docenti 1/31

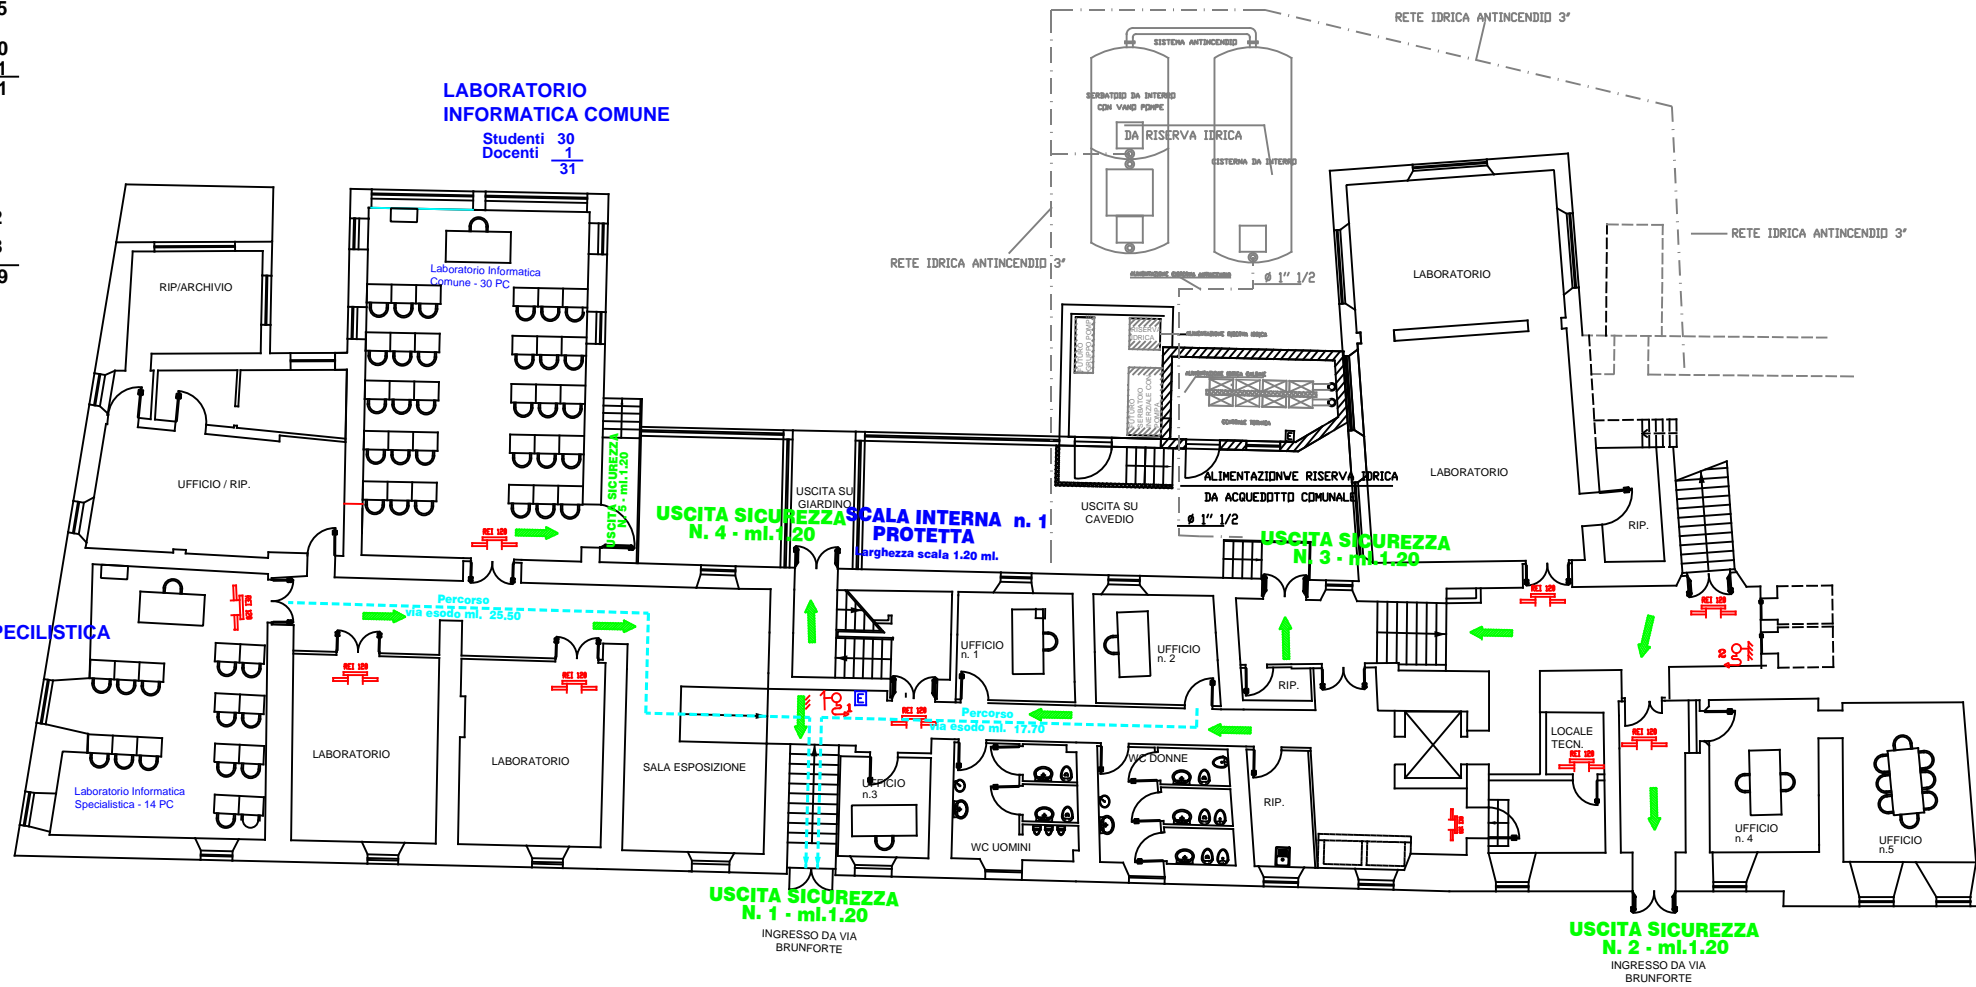

PIANTA PIANO 1° SEMINTERRATO
scala 1:100